


Planimetria 01 - Sottoservizi impianti sportivi - scala 1:500

- Accessi pedonali
- Armadio Enel
- Torre faro
- Palo illuminazione
- Colonna Enel
- Pozzetto
- Pozzetto caditoia

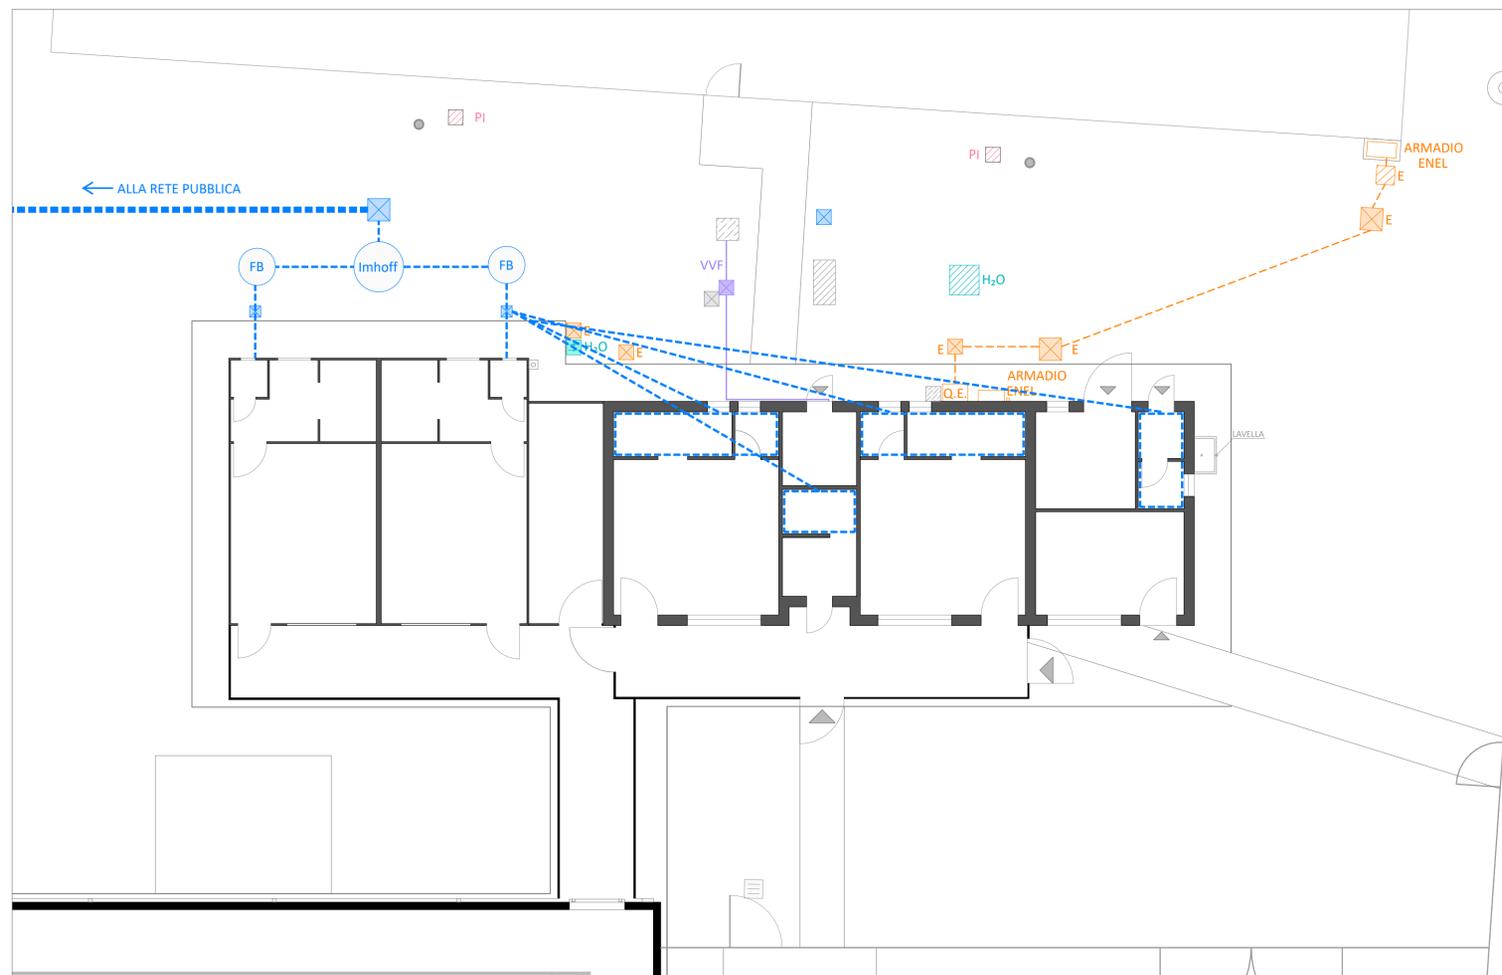

Planimetria 02 - Sottoservizi spogliatoi - scala 1:100

- Accessi pedonali
 - Pozzetto caditoia
 - Palo illuminazione
- RETE FOGNARIA ESISTENTE**
- Condotta rete fognaria principale (ipotizzata)
 - Condotta rete fognaria
 - Fossa biologica Ø90 cm
 - Vasca Imhoff Ø 125 cm
 - Pozzetto d'ispezione con coperchio c.a.v.
 - Pozzetto con coperchio in lamiera
- RETE DISTRIBUZIONE IDRICA ESISTENTE**
- Pozzetto adduzione acque per irrigazione
 - Irrigazione campi punto idrico esterno
- RETE IMPIANTO ANTINCENDIO ESISTENTE**
- Impianto per sistema antincendio
 - Pozzetto VVF
- RETE DISTRIBUZIONE ENERGIA ELETTRICA ESISTENTE**
- Impianto elettrico
 - Pozzetto con coperchio in c.a.v.
 - Pozzetto con coperchio in lamiera
- ALTRI SOTTOSERVIZI**
- Pozzetto con coperchio in c.a.v.
 - Pozzetto con coperchio in lamiera



AGGIORNAMENTO PROGETTO ESECUTIVO
 Rigenerazione dell'Impianto Sportivo di Bagnolo di Po ai fini della pratica sportiva e dell'inclusività degli spazi mediante rifacimento degli spogliatoi e delle aree pertinenziali esterne.

Committente:
 Comune di Bagnolo di Po
 Piazza Marconi, 159
 45022 Bagnolo di Po - RO

Data:
 Ottobre 2022
 Rev.01

Elaborato:
 A5
 Stato di fatto - Planimetria generale sottoservizi impianti sportivi

PROGETTISTA OPERE ARCHITETTONICHE
 Arch. Monica Bagatin

RESPONSABILE DEL PROCEDIMENTO
 Geom. Riccardo RESINI

Ordine degli Architetti e P.P.C. di Rovigo n. 377
 Corso del Popolo 84 - 45100 Rovigo
 monica.bagatin@archiworldpec.it

Impianto Sportivo
 PROGETTO ESECUTIVO

A5